



REZ-DE-CHAUSSEE

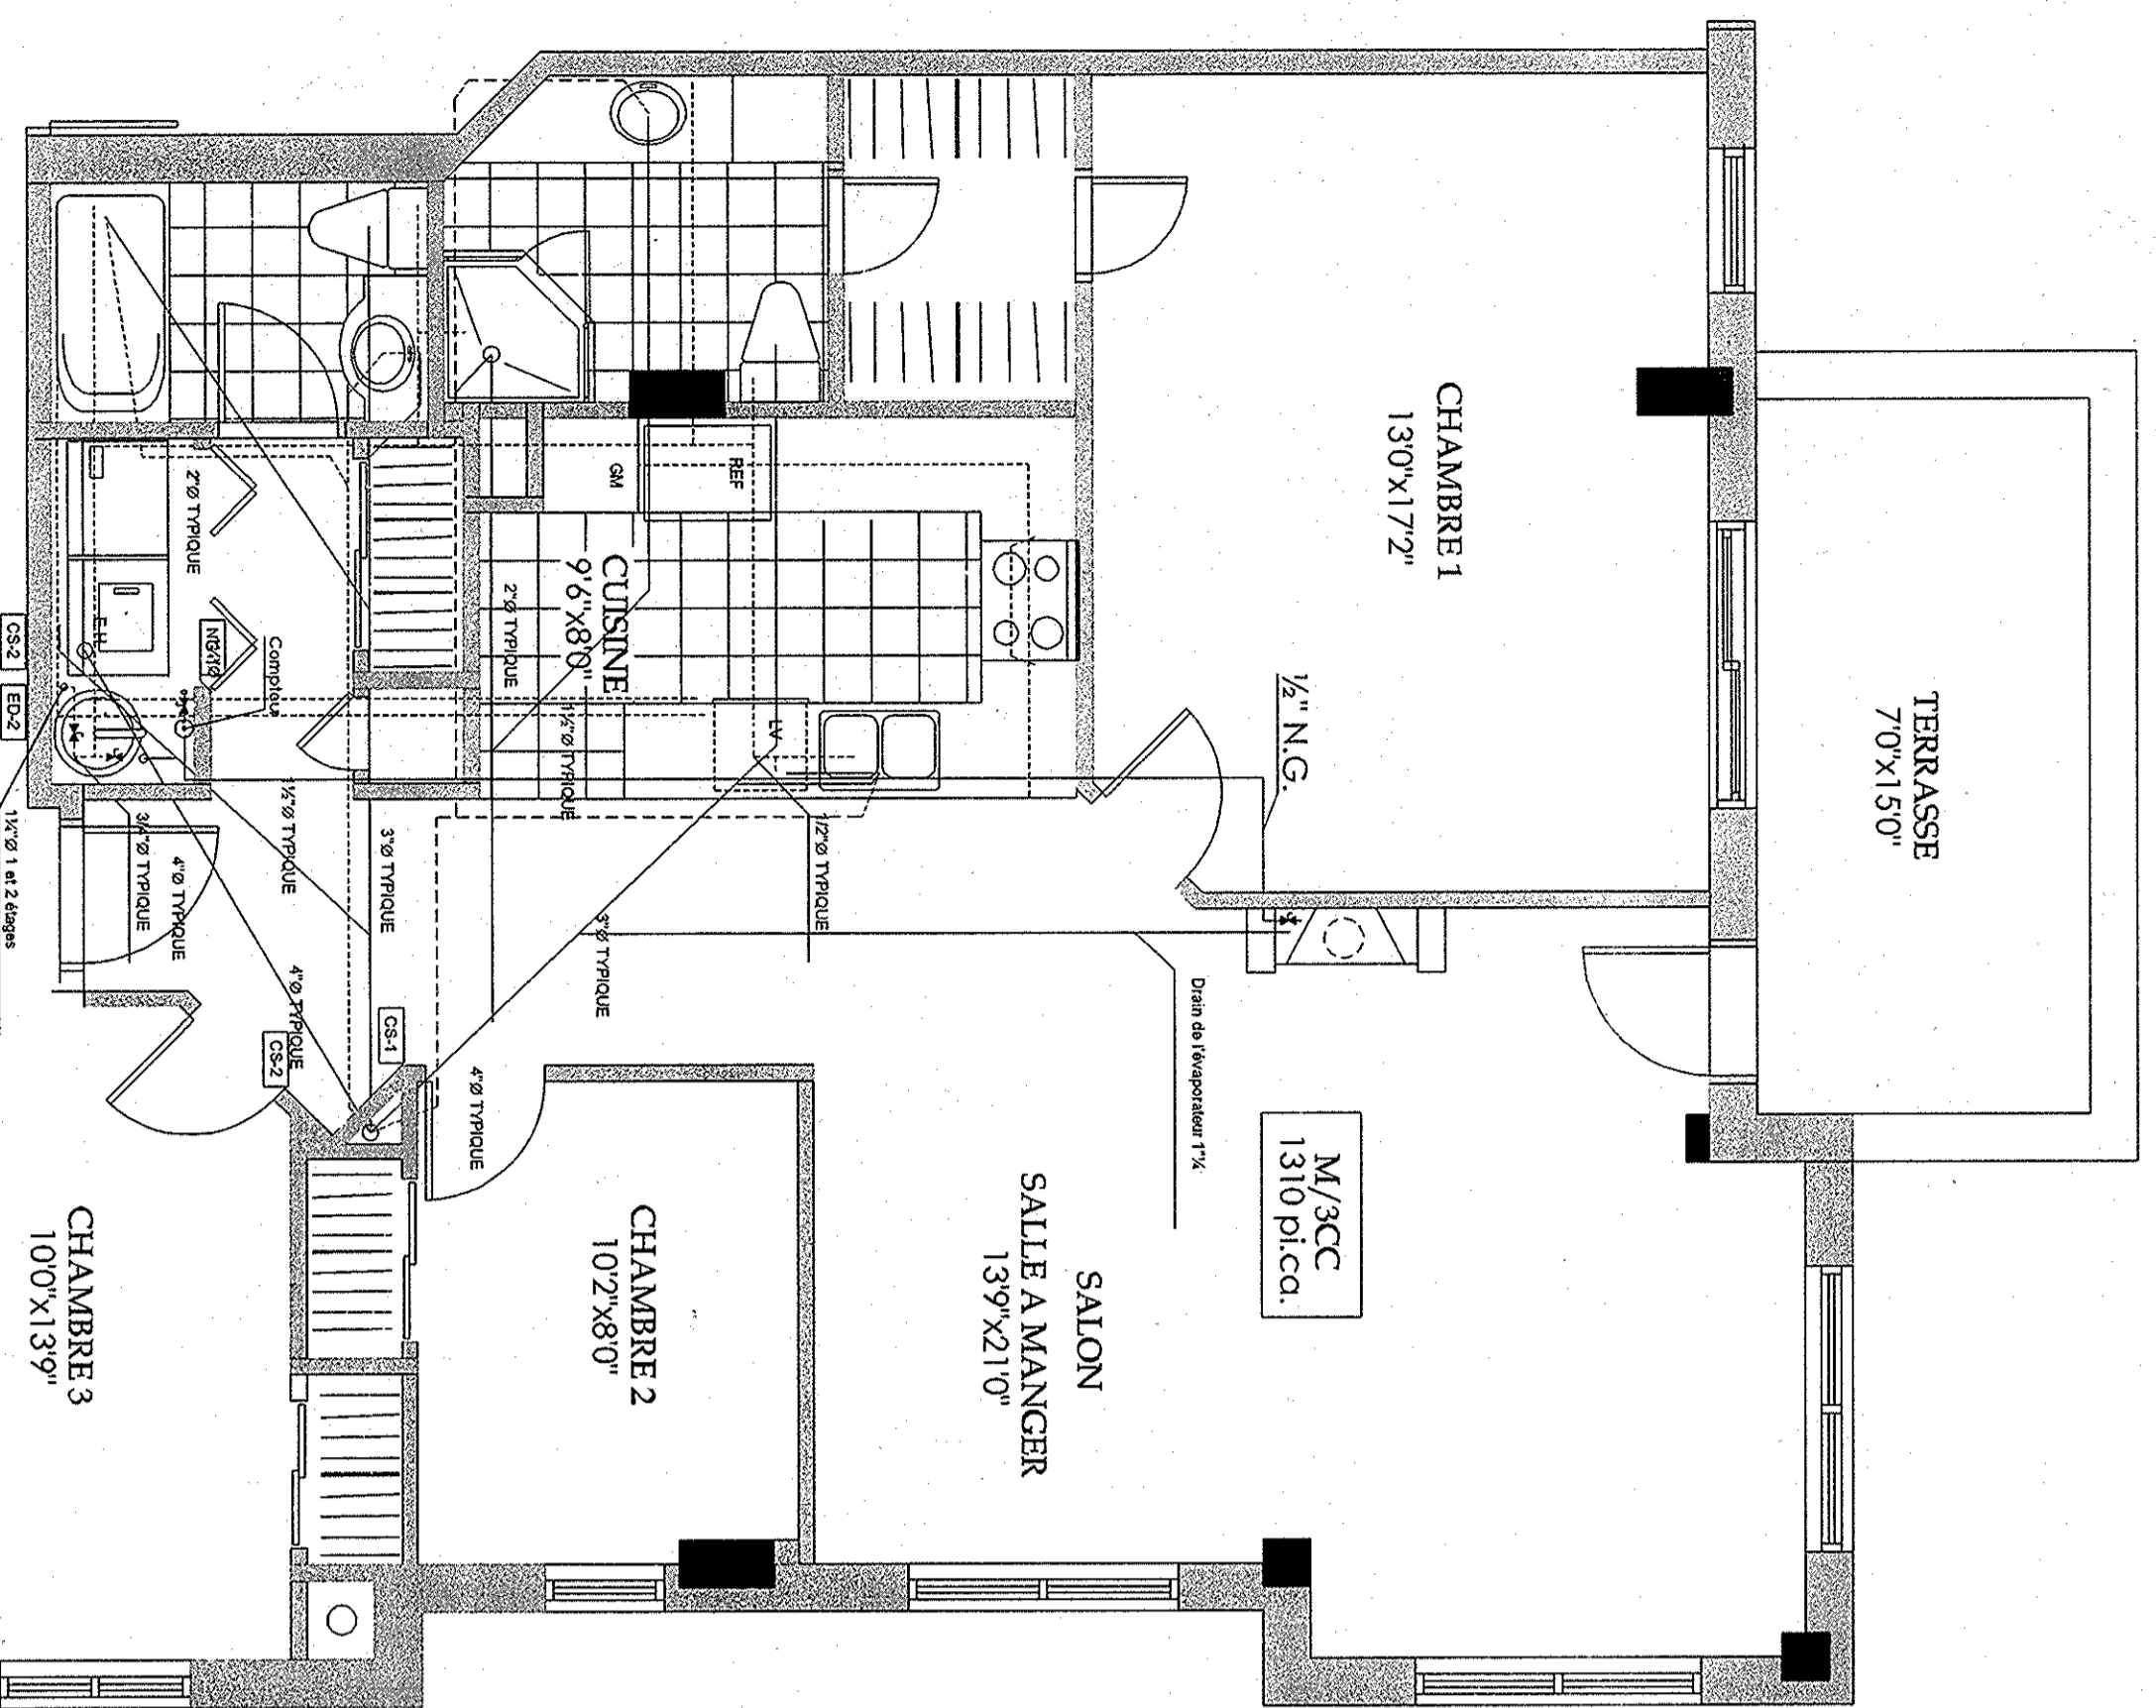

NOTE:
LE BÂTIMENT SERA ENTIEREMENT
PROTÉGÉ PAR DES EXTINCTEURS
AUTOMATIQUES TEL QUE REQUIS PAR
LE CODE NATIONAL DU BÂTIMENT

ÉTAGE TYPE

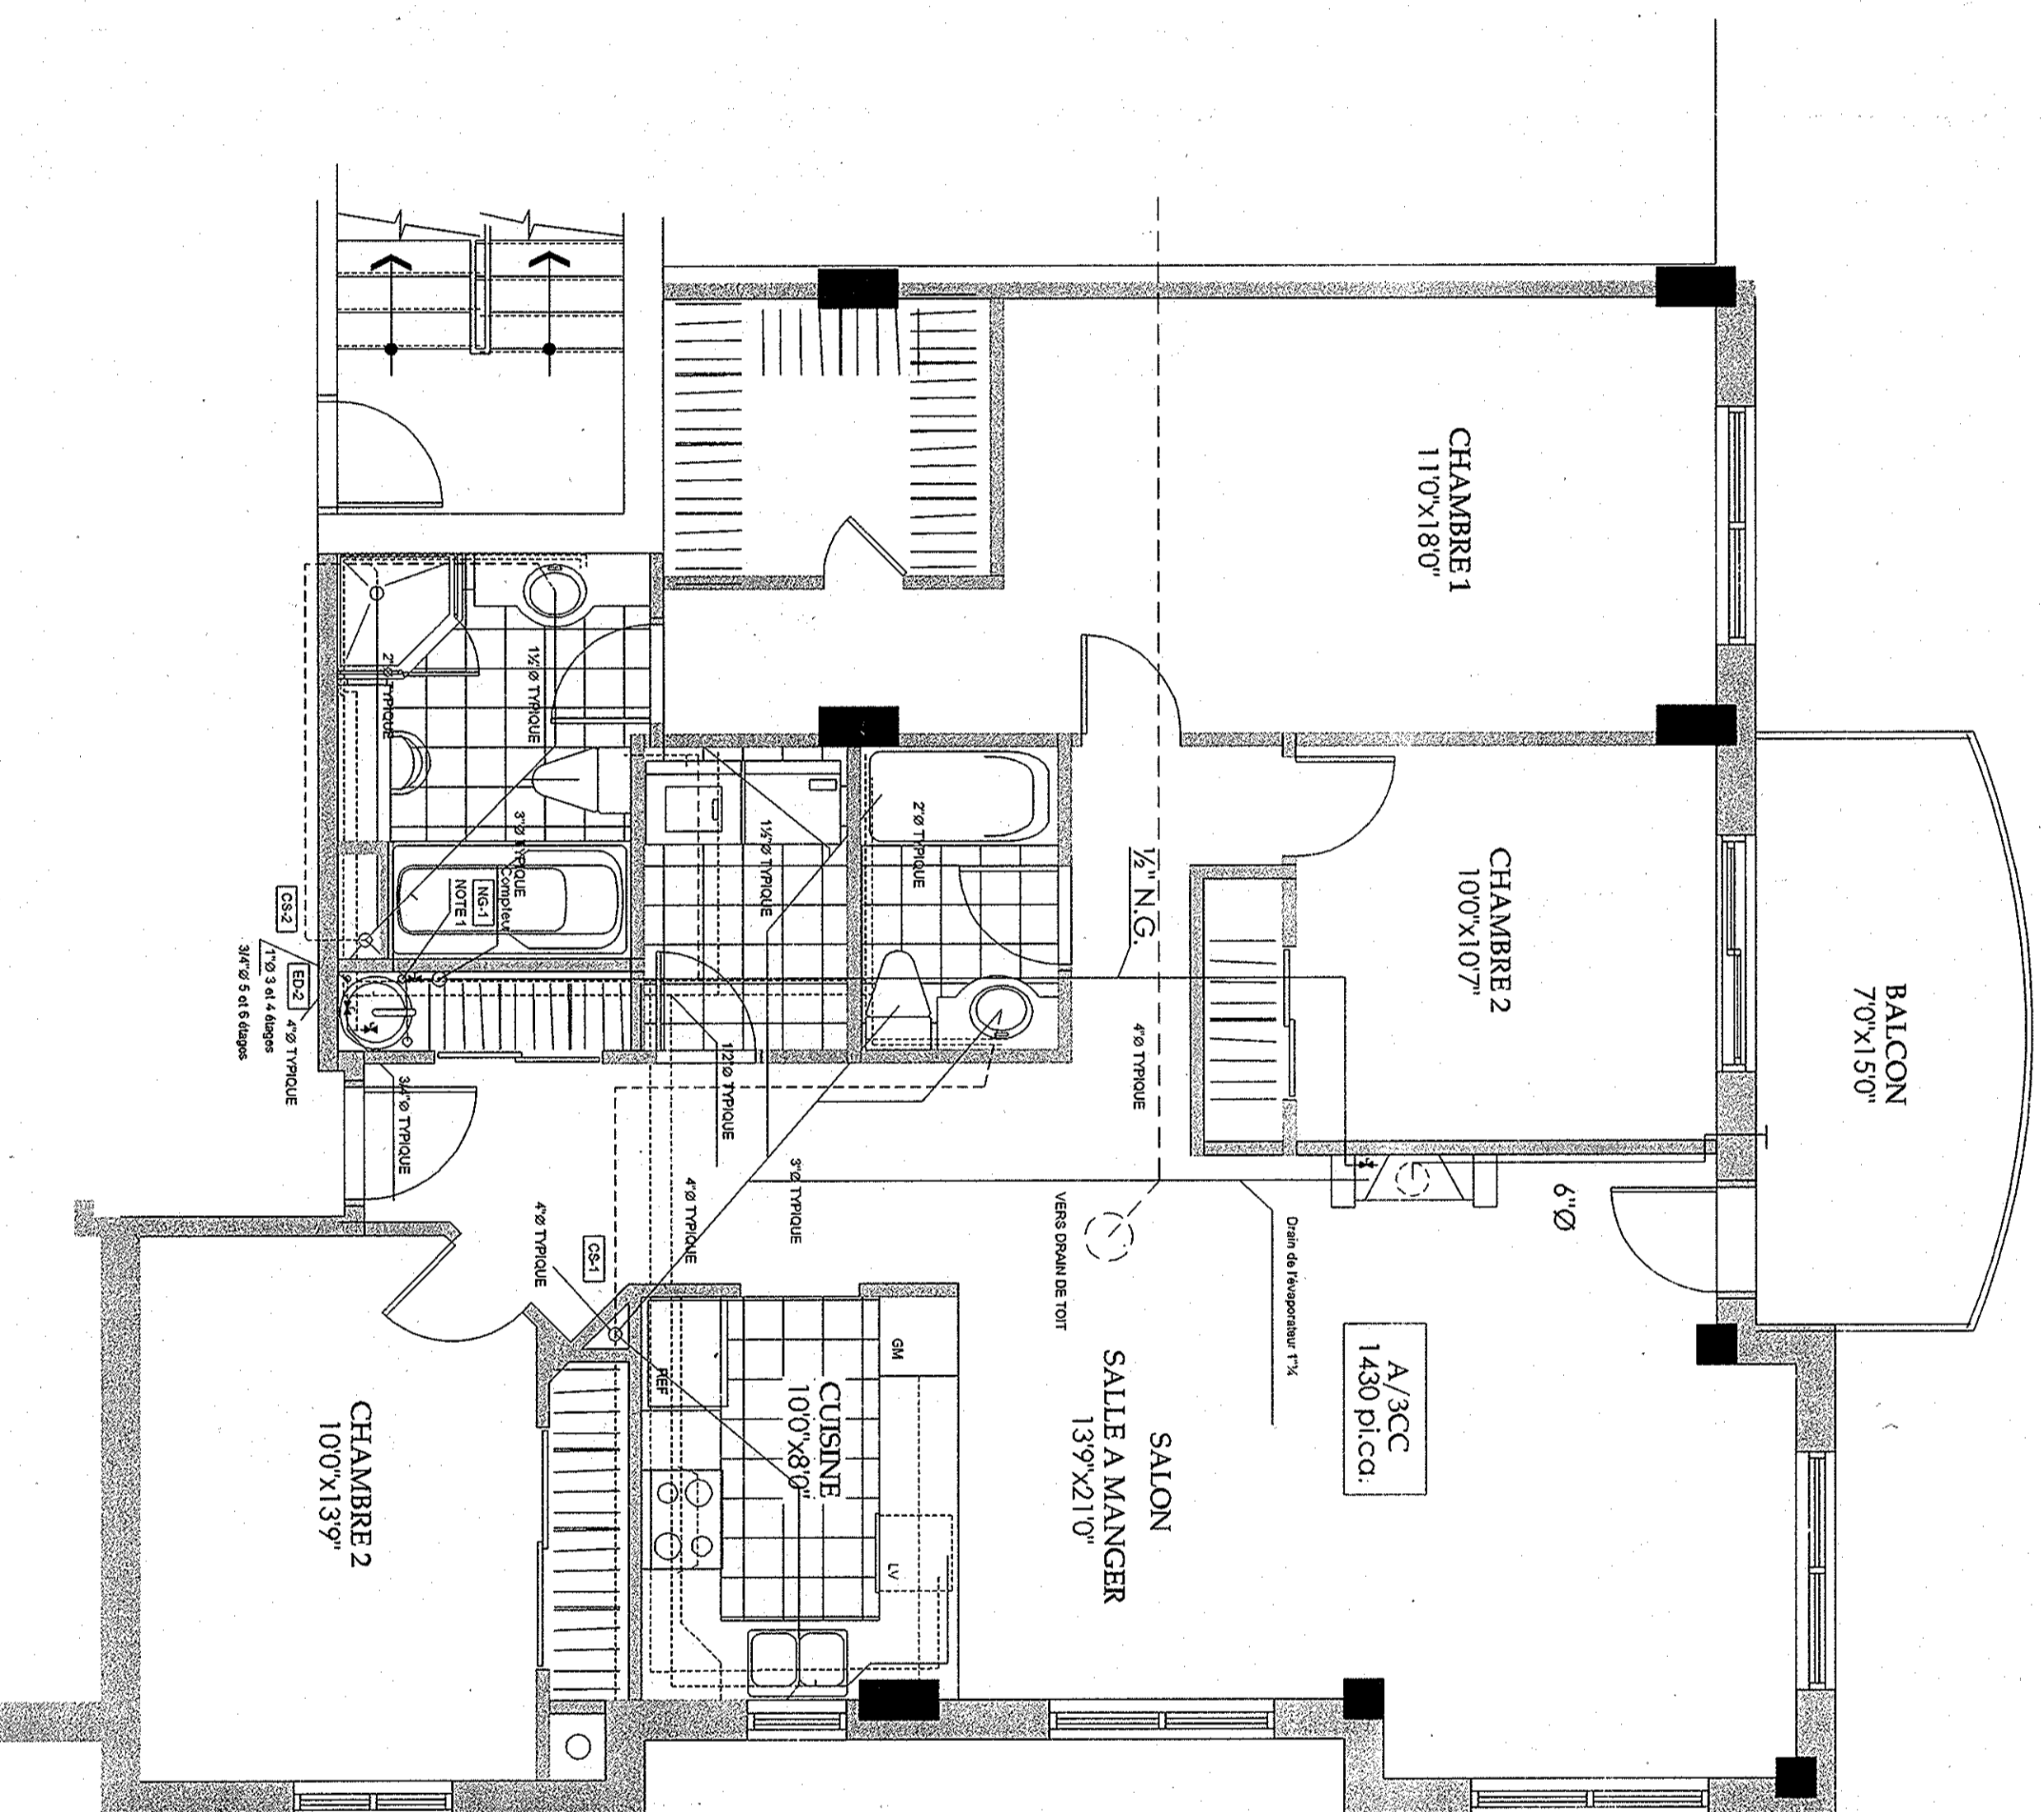

PLOMBERIE:
L'INTÉGRITÉ DES SÉPARATIONS COUPE-FEU
DOIT ÊTRE MAINTENUE À CHAQUE
PÉNÉTRATION DES CONDUITS À TRAVERS UNE
PAROIS HORIZONTALE OU VERTICALE

RESERVOIR EAU-CHAUDE
TYPE: 40 GAL, 3500 W

LÉGENDE

- DRAIN SANITAIRES
- DRAIN SANITAIRES
- ÉVÉNEMENT
- EAU FROID
- EAU CHAUDE
- COLONNE SANITAIRES
- COLONNE EAU COURTESY
- GAZ NATUREL
- DRAIN ÉVÉNEMENTIEL AU PLANCHER

NOTE 1
Dimension typiques par niveau
Étage 11'0"
Étage 23'4 1/2"
Étage 9'4 1/2"

KAILAS CONSULTATION INC
701 DUPRE, 5
BELLEFLEUR, QC, J3G 3Z5
TEL: 450-464-9736

Conçu par Jérôme Deschênes
Dessiné par J.D.

Approuvé par : Jérôme Deschênes
Date : 10/09/03
Sceau :



A	M	J	Modifications	par

PROJET : DÉVELOPPEMENT
RÉSIDENTIEL
CONDOMINIUM DES BERGES
PIERREFONDS QUÉBEC
Client : CONSTRUCTION QUORUM

DESSIN : PLOMBERIE MÉCANIQUE
ÉTAGE TYPE

Date : 10 SEPTEMBRE 2003
Échelle : 1/4"=1'-0"
Dessin no : M-8 DE 8